


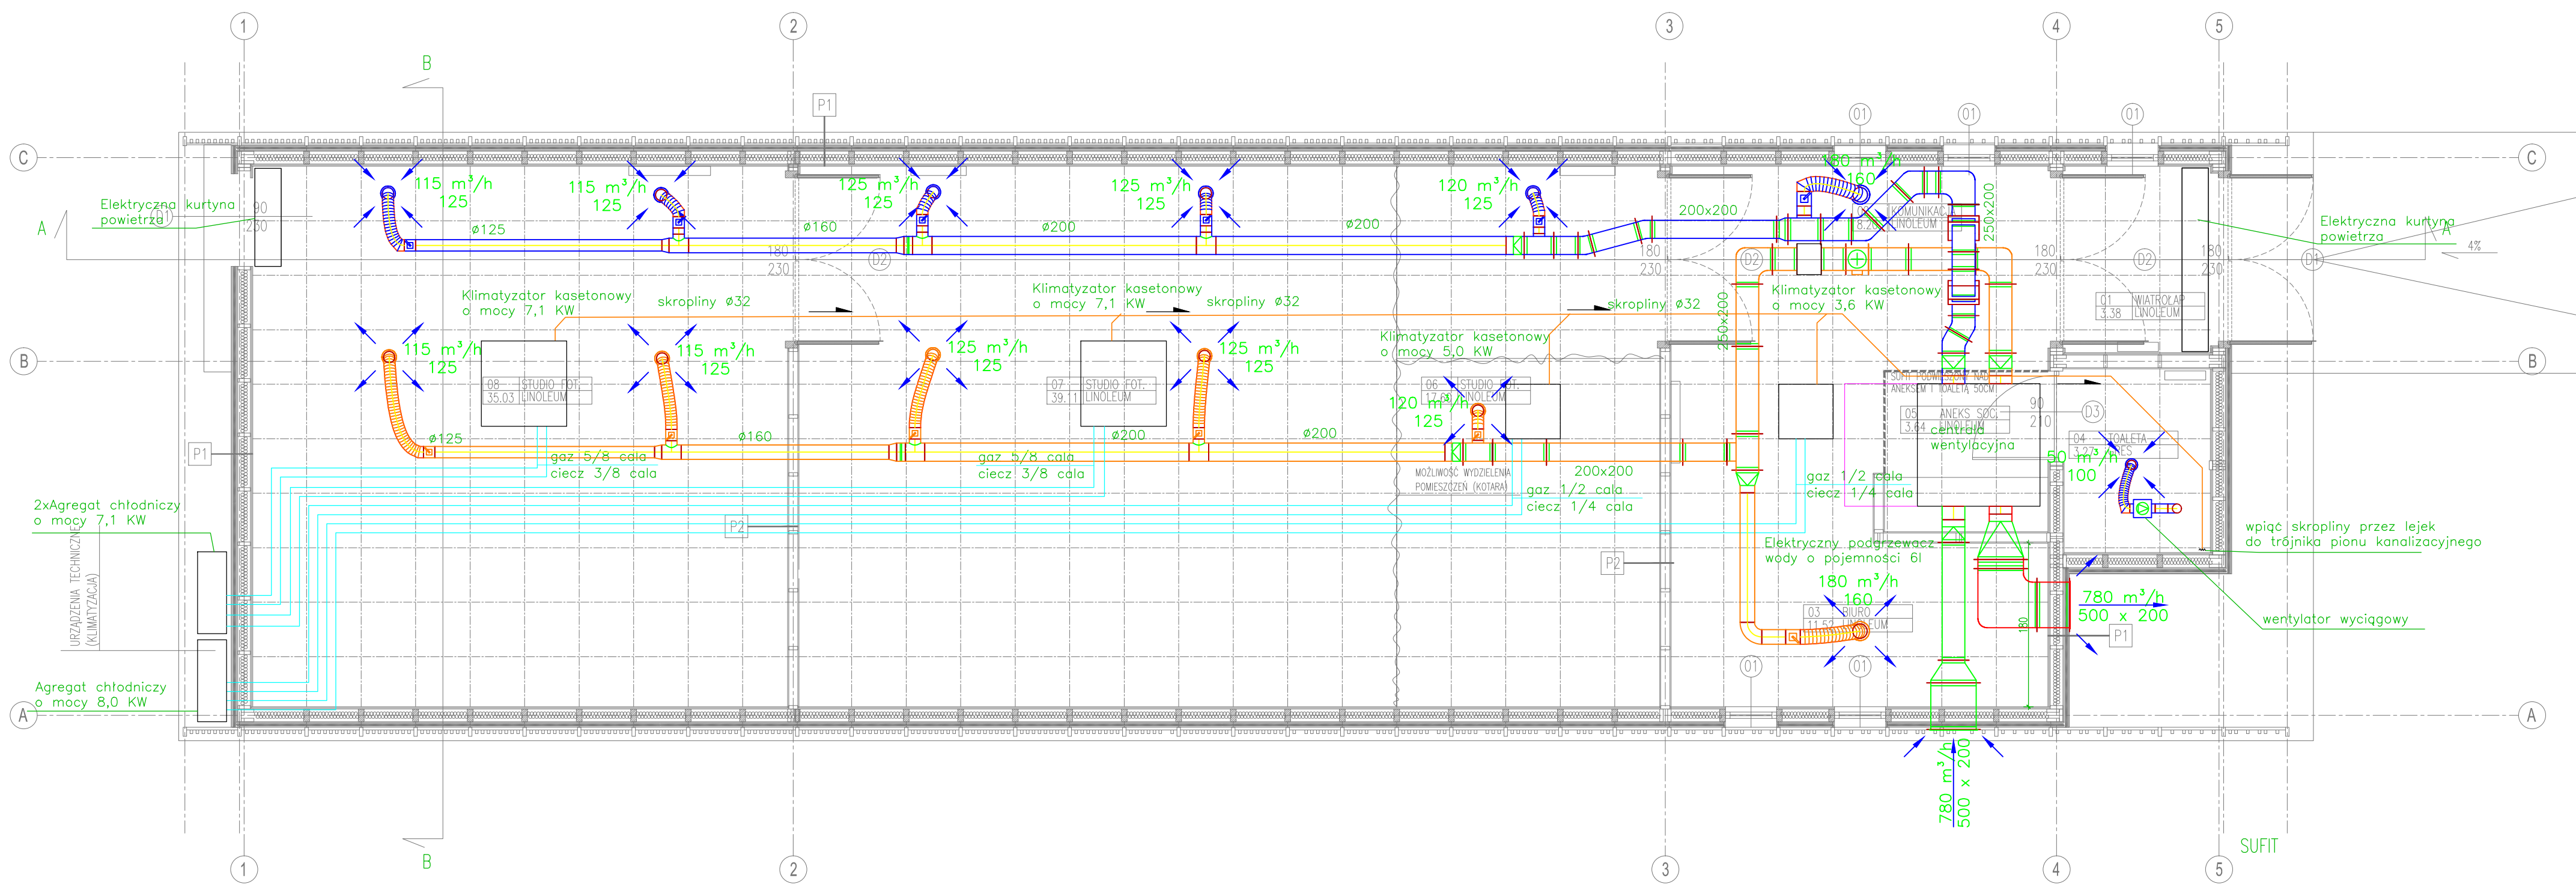

LEGENDA

- Instalacja czerpna
- Instalacja wyrzutowa
- Instalacja nawiewna
- Instalacja wylawna
- Instalacja freonowa
- przepustnica
- nagrzewnica
- tłumik akustyczny
- wentylator



Wykonawca: Klim-Spaw Sp. z o.o.
ul. Powińska 48, 02-903 Warszawa
info@klim-spaw.pl www.klim-spaw.pl

Zamawiający / Inwestor:	Muzeum Narodowe w Warszawie Al. Jerozolimskie 3 Warszawa	Obiekt:	Muzeum Narodowe w Warszawie - Pawilon Fotograficzny
-------------------------	--	---------	---

Branża: Sanitarna - Wentylacja

Tytuł Projektu: Projekt instalacji wentylacji i klimatyzacji

Projektował: mgr inż. Barbara Kamola
Opracował: Mateusz Kijo

Nr uprawnień/podpis: MAZ/0595/PWBS/15

Skala: 1 : 50
Data: 04.2017

Tytuł Rysunku: Rzut parteru
Nr Rysunku: 01
Symbol / Rewizja: P00