


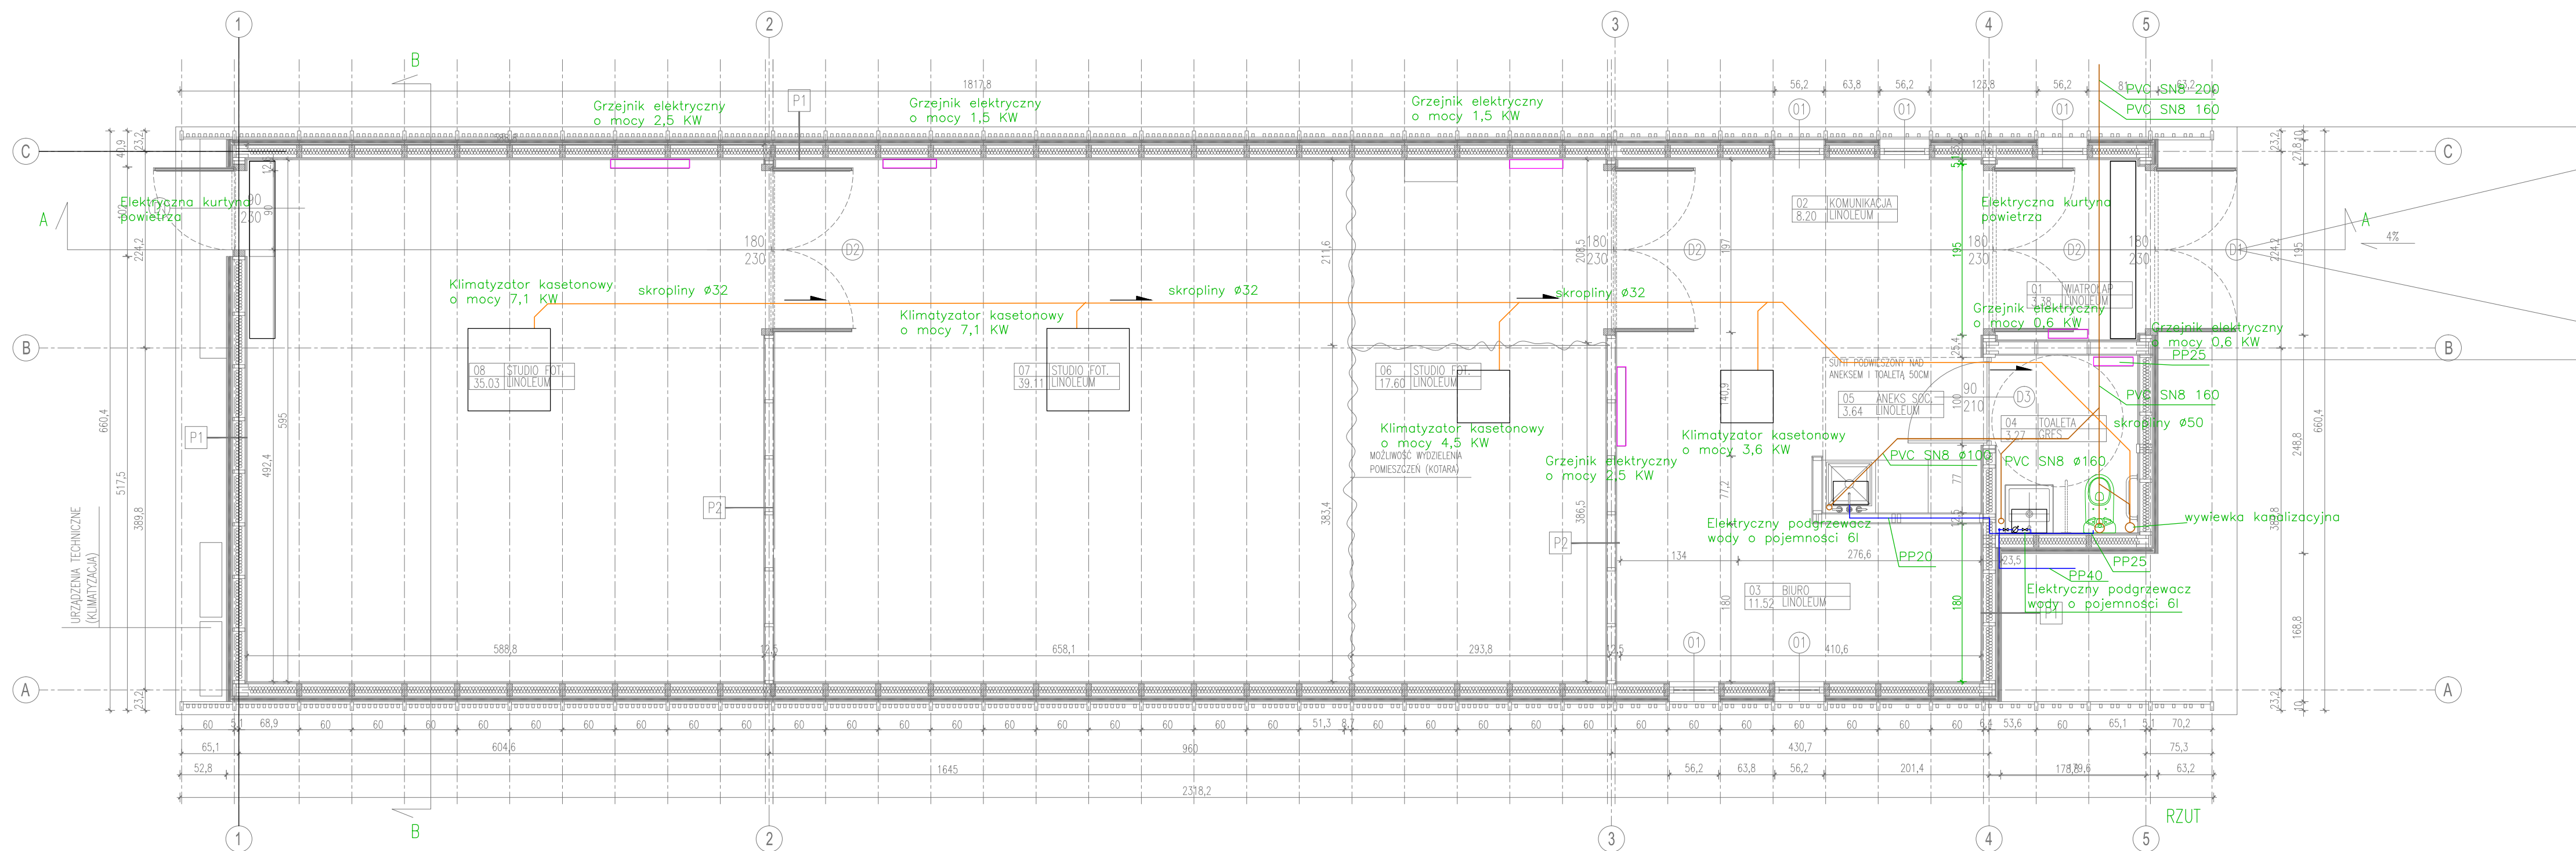

LEGENDA

- Instalacja kanalizacyjna
- Instalacja wody zimnej
- Instalacja skroplinowa
- zawór odcinający
- wodolierz



Wykonawca: Klim-Spaw Sp. z o.o.
ul. Powiśńska 48, 02-903 Warszawa
info@klim-spaw.pl www.klim-spaw.pl

Zamawiający / Inwestor: Muzeum Narodowe w Warszawie Al. Jerozolimskie 3 Warszawa

Obiekt: Muzeum Narodowe w Warszawie- Pawilon Fotograficzny

Brzoza: Sanitarna - Wentylacja

Tytuł Projektu: Projekt instalacji wod-kan i c.o.

Projektował: mgr inż. Barbara Kamola Nr uprawnień/podpis MAZ/0595/PWBS/15

Opracował: Mateusz Kijo

Skala: 1 : 50 Data: 04.2017

Tytuł Rysunku: Rzut parteru Nr Rysunku: 02 Symbol / Rewizja: P00